


MAPA DO CEŁÓW PROJEKTOWYCH	
Oznaczenie kancelaryjne pracy geodzyjskiej	Ld. 6640.1027.2022
Miejscowość	Michałów, ul. Kwietnia
Końcówka ewidencyjna	nazwa Kiełmów
	identyfikator 143407_2
Obręb ewidencyjny	nazwa Michałów
	identyfikator 143407_2.00/09
Skala mapy	1 : 500
Nazwa składu wólpółprzeczny	protokółnych funkcyjny
	wysokości EVR72007
Oznaczenie granic obszaru, który był przedmiotem aktualizacji	zobity
Oznaczenie i informację o stażach/rozmiarach gruntych, z których wynika zaogrodzeniowywanie, dokladziowych w terenach projektowanych inwestycji	Nie badano słabości gruntych ch
Oznaczenie symbolu koloru, który jest używany do oznaczenia granicy gruntu, który nie jest ujętym w bazie danych ewidencyjnej granicy i budowlany	brak.
USŁUGI GEODEZYJNE	
inż. Urbanowicz Czarny	
ul. Wolności 21	
05-230 Kobylka	
email: czarny@uslugi-geodezyjne.wp.pl	
GEODETA UPRAWNIENNY	
mgr inż. Paweł Pajczarski	
Upr. Nr 21844 zakres 1, 2	

Przebieg choroby odpowiedzialności kamień za zdrowie fizyczne i zdrowie psychiczne. Działalność, treść opartej na edukacyjnej działalności realizacji prac gospodarczych w syntezie między powołanymi dokumentami i innymi pisanymi (zawieszanie weryfikacji).		6540.1027.2022
działalność opartej na edukacyjnej działalności		9.144.2027.2022
Nazwa opartej na edukacyjnej działalności		STAROSTA POWIATU WOLBROMSKIEGO
Opis skróty gospodarczych, których opartej na edukacyjnej działalności		GLĄCZY URBANOWICZ USŁUGI GOSPODARSTWA 501-625-601
Wykonawca prac gospodarczych		6540.1027.2022.1 21.02.2022
Na i z danej sporządzonej w dokumentacji zawierającej skróty gospodarczych weryfikacji		6540.1027.2022.1 21.02.2022
Imię i nazwisko osoby nie zatrudnionej zawodowo i kierownika prac		GEODETA UPRAWNIENY mgr inż. Paweł Kijarczak Upr. nr 21844 zakres 1, 2

Ustytuowanie stałego przewodu wodociągowego
na odc. 1-18.
Pkt. 14,15,16,17,18- hydrant nadzienny
Za zgodność z oryginałem mapy do celów projektowych
Mapa do celów projektowych arkusz 1 z 2

Adres inwestycji: Michalowa ulica Kwiecista dz.141/1A, 151/12, 151/26B, 152/3,224/2,294,975/1 z terenu 0089.Michalów jednostka ewidencyjna 143407. 2-Kłębów			
Inwestor: Rafał Witanowski			
Przedmiot opracowania: Budowa sieci wodociągowej -projekt zagospodarowania terenu arkusz 1			
Projektant: mgr inż. Łukasz Olszewski Uprawnienia budowlane nr MAZK/0048/PW/OŚ/12		Podpis: 	
Sprawdzający: mgr inż. Daniel Smoliński Uprawnienia budowlane nr MAZK/0080/PW/OŚ/13		Podpis: 	
Data opracowania: maj 2022r.	Skala: 1:500	Nr rysunku: 1	Nr strony: 4

ORIENTACJA

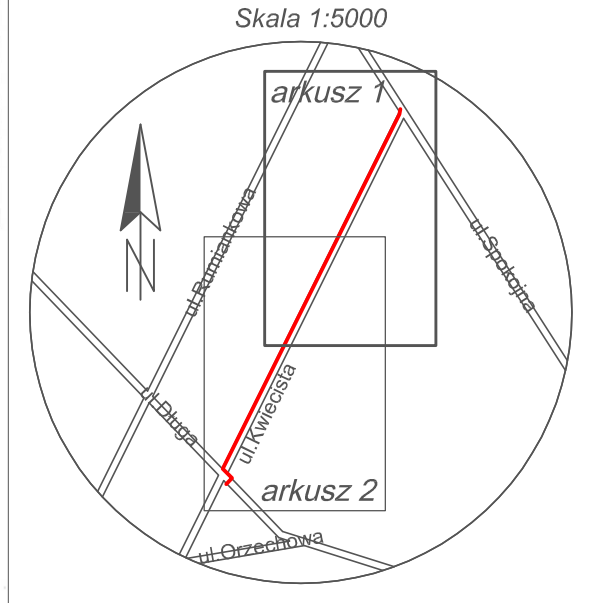

UWAGA:
1. Skrzyżowania z istn. kablami zabezpieczyc rurami dwudzielnymi AROT A110PS L=1,0m
2. Zaprojektowano siec wodociagową metodą wykopu otwartego
w przypadku metody przewiertu sterowanego zastosowac rure PE100RC SDR17 PN10.

