


MAPA DO CELÓW PROJEKTOWYCH		
Oznaczenie kancelaryjne pracy geodezyjnej		L.dz. 6640.1027.2022
Miejscowość	Michałów, ul. Kwiecista	
Jednostka ewidencyjna	nazwa	Klembów
	identyfikator	143407_2
Obszar ewidencyjny	nazwa	Michałów
	identyfikator	143407_2.0009
Skala mapy		1 : 500
Nazwa układu współrzędnych	prostopadłych płaskich	
	wysokości	EVRF2007
Oznaczenie granic obszaru, który był przedmiotem aktualizacji		zółty
Oznaczenie i informacja o służebnościach gruntowych mających wpływ na zagospodarowanie gruntów, dokonywanych w granicach projektowanych inwestycji		Nie badano słuszności granitowych
Oznaczenie i symbol konturu użytku gruntowego, który nie jest ujawniony w bazie danych ewidencji gruntów i budynków		brak
USŁUGI GEODEZYJNE		
inż. Urbanowicz Cezary		
ul. Wolomińska 21		
05-230 Kobylka		
tel.: 501-625-661		
email: cezaryurbanowicz@wp.pl		
GEODETA UPRAWNIENY		
mgr inż. Paweł Pijarczyk		
Upr. Nr 91844 zakres 1, 2		


Jestem świadomy odpowiedzialności karnej za złożenie fałszywych oświadczeń. Oświadczam, że opierałem się na danych geodezyjnych, które zostały uzyskane w wyniku moich własnych pomiarów i nie są one przedmiotem niniejszego projektu.	
Identyfikator zgłoszenia prac geodezyjnych	6640.1027.2022
Nazwa projektu	P.1434.2022.1374
Organ służby geodezyjnej, który otrzymał zgłoszenie	STAROSTA POWIATU WOLOMIŃSKIEGO
Wykonawca prac geodezyjnych	CZARY URBANOWICZ USŁUGI GEODEZYJNE 501-625-661
Nr i data sprawdzenia dokumentu zawierającego wyniki pomiarów w terenie	6640.1027.2022.1 21.05.2022
Imię i nazwisko oraz nr uprawnień zawodowych wykonawcy prac	GEODETA UPRAWNIENY mgr inż. Paweł Pijarczyk Upr. Nr 91844 zakres 1, 2

Użytkownik stałego przewodu wodociągowego
na odc. 1-18
Pkt. 14.15.16.17.18- hydrant nadzienny
Za zgodność z oryginałem mapy do celów projektowych
Mapa do celów projektowych arkusz 1 z 2

mgr inż. Cezary Urbanowicz
05-205 Dobroszyń, ul. Mazowiecka 89
05-205 Dobroszyń
Upr. bud. nr MAZ/0048/PWOS/12
w specjalności: projektowanie w zakresie sieci, instalacji hydraulicznych, wentylacyjnych, gazowych, ogrzewania i klimatyzacyjnych

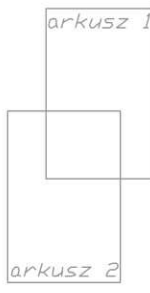

ORIENTACJA

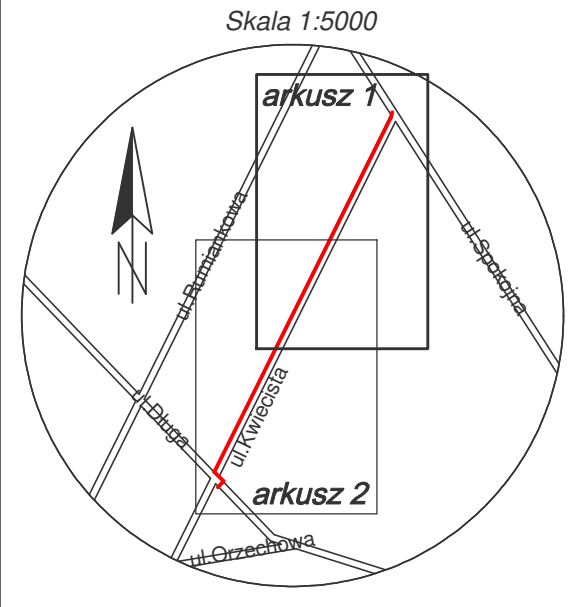

UWAGA:
1. Skrzyżowania z istn. kablami zabezpieczyc rurami dwudzielnymi AROT A110PS L=1,0m
2. Zaprojektowano sieć wodociągową metodą wykopu otwartego
w przypadku metody przewiertu sterowanego zastosować rurę PE100RC SDR17 PN10.

Proj. sieć wodociągowa Lc=667,0m
odc.1-6 PE 110mm PE100 SDR17 PN10 L=137,5m
odc.6-7 PE 110mm PE100 SDR17 PN10 L=150,5m
odc.7-8 PE 110mm PE100 SDR17 PN10 L=147,5m
odc.8-9 PE 110mm PE100 SDR17 PN10 L=129,5m
odc.9-10 PE 110mm PE100 SDR17 PN10 L=79,5m
odc.10-13 PE 110mm PE100 SDR17 PN10 L=22,5m

proj. trójnik kolnierzowy DN100/80mm,
tuż za trójnikiem zasawa kolnierzowe
DN80mm, całość z żeliwa sferoidalnego

proj. trójnik kolnierzowy DN100/80mm,
tuż za trójnikiem zasawa kolnierzowe
DN80mm, całość z żeliwa sferoidalnego

proj. trójnik kolnierzowy DN100/80mm,
tuż za trójnikiem zasawa kolnierzowe
DN80mm, całość z żeliwa sferoidalnego

Proj. sieć wodociągowa Lc=667,0m
odc.1-6 PE 110mm PE100 SDR17 PN10 L=137,5m
odc.6-7 PE 110mm PE100 SDR17 PN10 L=150,5m
odc.7-8 PE 110mm PE100 SDR17 PN10 L=147,5m
odc.8-9 PE 110mm PE100 SDR17 PN10 L=129,5m
odc.9-10 PE 110mm PE100 SDR17 PN10 L=79,5m
odc.10-13 PE 110mm PE100 SDR17 PN10 L=22,5m

proj. trójnik kolnierzowy DN100/80mm,
tuż za trójnikiem zasawa kolnierzowe
DN80mm, całość z żeliwa sferoidalnego

Adres inwestycji: Michałów ulica Kwiecista dz.14/14,15/12,15/126,152/3,224/2,294,975/1 z obrębu 0009-Michałów jednostka ewidencyjna 143407_2-Klembów	
Inwestor: Rafał Witanowski	
Przedmiot opracowania: Budowa sieci wodociągowej -projekt zagospodarowania terenu arkusz 1	
Projektant: mgr inż. Łukasz Olszewski Uprawnienia budowlane nr MAZ/0048/PWOS/12	Podpis:
Sprawdzający: mgr inż. Daniel Smoliński Uprawnienia budowlane nr MAZ/0080/PWOS/13	Podpis:
Data opracowania: maj 2022r.	Skala: 1:500
Nr rysunku: 1	Nr strony: 4