

MAPA DO CELÓW PROJEKTOWYCH

Oznaczenie kancelaryjne prasy geodezyjnej

L.dz. 6640.1027.2022

Miejscowość

Michałów, ul. Kwiecista

Jednostka ewidencyjna

nazwa
Klęmbów
identyfikator
143407_2

Obszar ewidencyjny

nazwa
Michałów
identyfikator
143407_2_0009

Skala mapy

prostopadłych
płaskich
współrzędnych
1 : 500

Nazwa układu współrzędnych

2000/7
EVRF2007

Oznaczenie granic obszaru, który był przedmiotem aktualizacji

zob. 1

Oznaczenie i informacje o słabej jakościach gruntowych mających wpływ na zagospodarowanie gruntów, zlokalizowanych w granicach projektowanych inwestycji


Nie badano słabej jakości gruntowych

Oznaczenie i symbolikę kolumny użytku gruntowego, który nie jest ujętym w bazie danych ewidencyjnej gminy i budowlanej

brak

USŁUGI GEODEZYJNE
inż. Urbanowicz Cezary
ul. Wolomińska 21
05-230 Kobyłka
tel.: 501-625-661
email: cezaryurbanowicz@wp.pl

GEODETA UPRAWNIONY
mgr inż. Paweł Pijarczyk
Upr. Nr 21844 zakres 1, 2

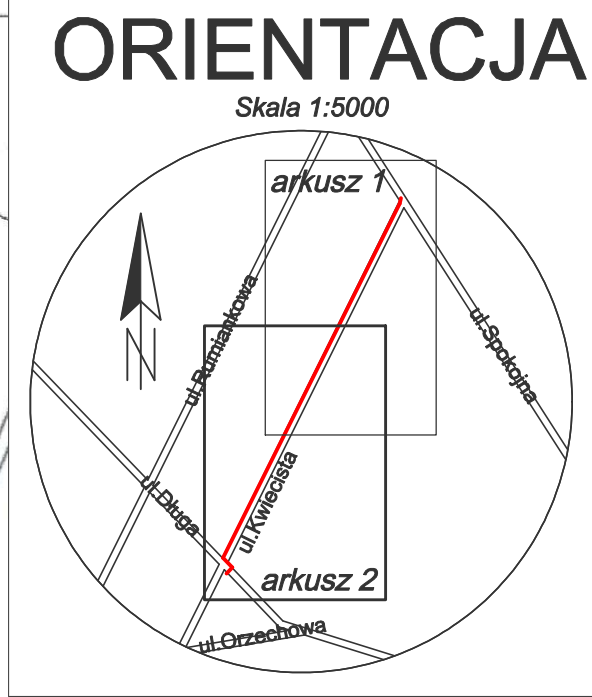

Użytkownik stałego przewodu wodociągowego
na odc. 1-18.
Pkt. 14,15,16,17,18- hydrant nadzienny
Ze zgodność z oryginałem mapy do celów projektowych
Mapa do celów projektowych arkusz 2 z 2

mgr inż. ŁUKASZ OLSZEWSKI
05-205 Dobczycki, ul. Kwiecista 88
tel.: 501-625-661
Upr. bud. nr 14210/0080/PWOS/12
w specjalności: projektowanie w zakresie: inżynierii sanitarnych, w tym: projektowanie instalacji sanitarnych, w tym: projektowanie instalacji sanitarnych i kanalizacyjnych

arkusz 1
arkusz 2

Adres inwestycji: Michałów ulica Kwiecista dz. 141/4, 151/2, 151/26, 152/3, 224/2, 294, 975/1 z obrębu 0009-Michałów jednostka ewidencyjna 143407_2-Klęmbów			
Inwestor: Rafał Witanowski			
Przedmiot opracowania: Budowa sieci wodociągowej -projekt zagospodarowania terenu arkusz 2			
Projektant: mgr inż. Łukasz Olszewski Uprawnienia budowlane nr MAZ/0048/PWOS/12		Podpis:	
Sprawdzający: mgr inż. Daniel Smoliński Uprawnienia budowlane nr MAZ/0080/PWOS/13		Podpis:	
Data opracowania: maj 2022r.	Skala: 1:500	Nr rysunku: 1	Nr strony: 5

